

# k.ú.: Polubný

312/1


## Legenda:



nová přípojková skříň, uzemnění  
 nová rozpojovací skříň na sloupu  
 nová zemní kabelová přípojka  
 stávající vrchní vedení NN  
 vrchní telekomunikační síť  
 plynovod  
 zemní vedení veřejného osvětlení

ŘEZ „ A ”

komunikace

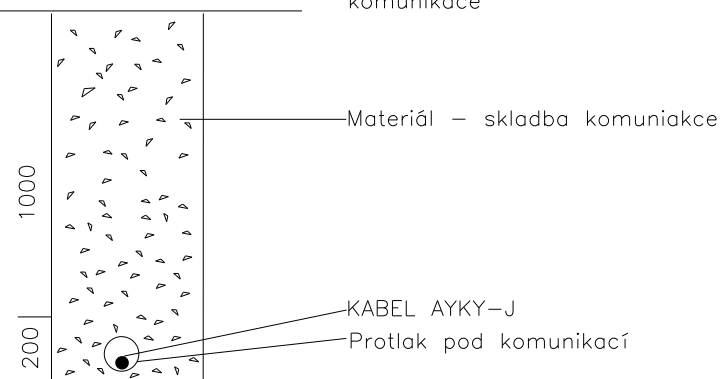

ŘEZ „ B ”

výkop 850 x 350

volný terén



## INŽENÝRSKÉ SÍTĚ

## NUTNO NECHAT SÍTĚ VYTYČIT SPRÁVCI SÍTÍ !!

VYJÁDŘENÍ SPRÁVCŮ SÍTÍ UVEDENO V DOKLADOVÉ ČÁSTI

Napěťová soustava NN: 3 PEN, 50Hz 400/230V – TN-C

Jmenovité proudové zatížení: dle ČSN 33 2000-5-523


Prostředí dle ČSN 33 2000-4-41 a PNE 33 0000-1 nebezpečné

Ochrana před nebezpečným dotykem: dle PNE 33 0000-1

- živých částí: polohou, zábranou, kryty, dvojitou izolací

- neživých částí: samočinným odpojením od zdroje použitím nadproudových ochranných přístrojů v síti TN automatickým odpojením

- ochrana před přepětím: dle ČSN 33 3060, 38 0810, 33 3301

		Vypracoval: VLASÁK Lukáš Odpovědný projektant: KRÝCHA Jakub	 IČ: 27268632 TEL. 776 320 363	
KRAJ: LIBERECKÝ	INVESTOR: ČEZ Distribuce, a.s.	Číslo zakázky s.č.0047-20	Datum 25.1.2021	
S.Ú.: Desná	Teplická 874/8, 405 02 Děčín 4	Stupeň		
<b>JN-Polubný, ppč. 311/6 svod kNN SS100</b>		Č. ČEZ IP-12-4011947		
Situace stavby - nové OM		MĚŘÍTKO 1:250 (A3)	VÝKRES Č. SO - 01	