

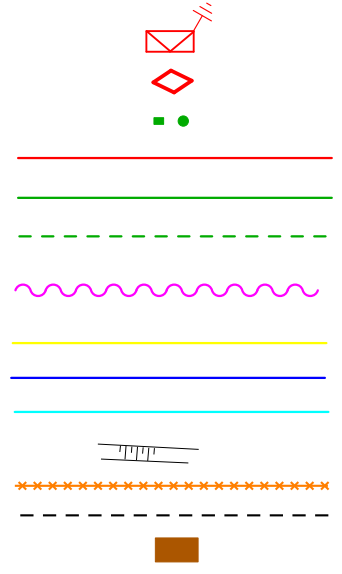
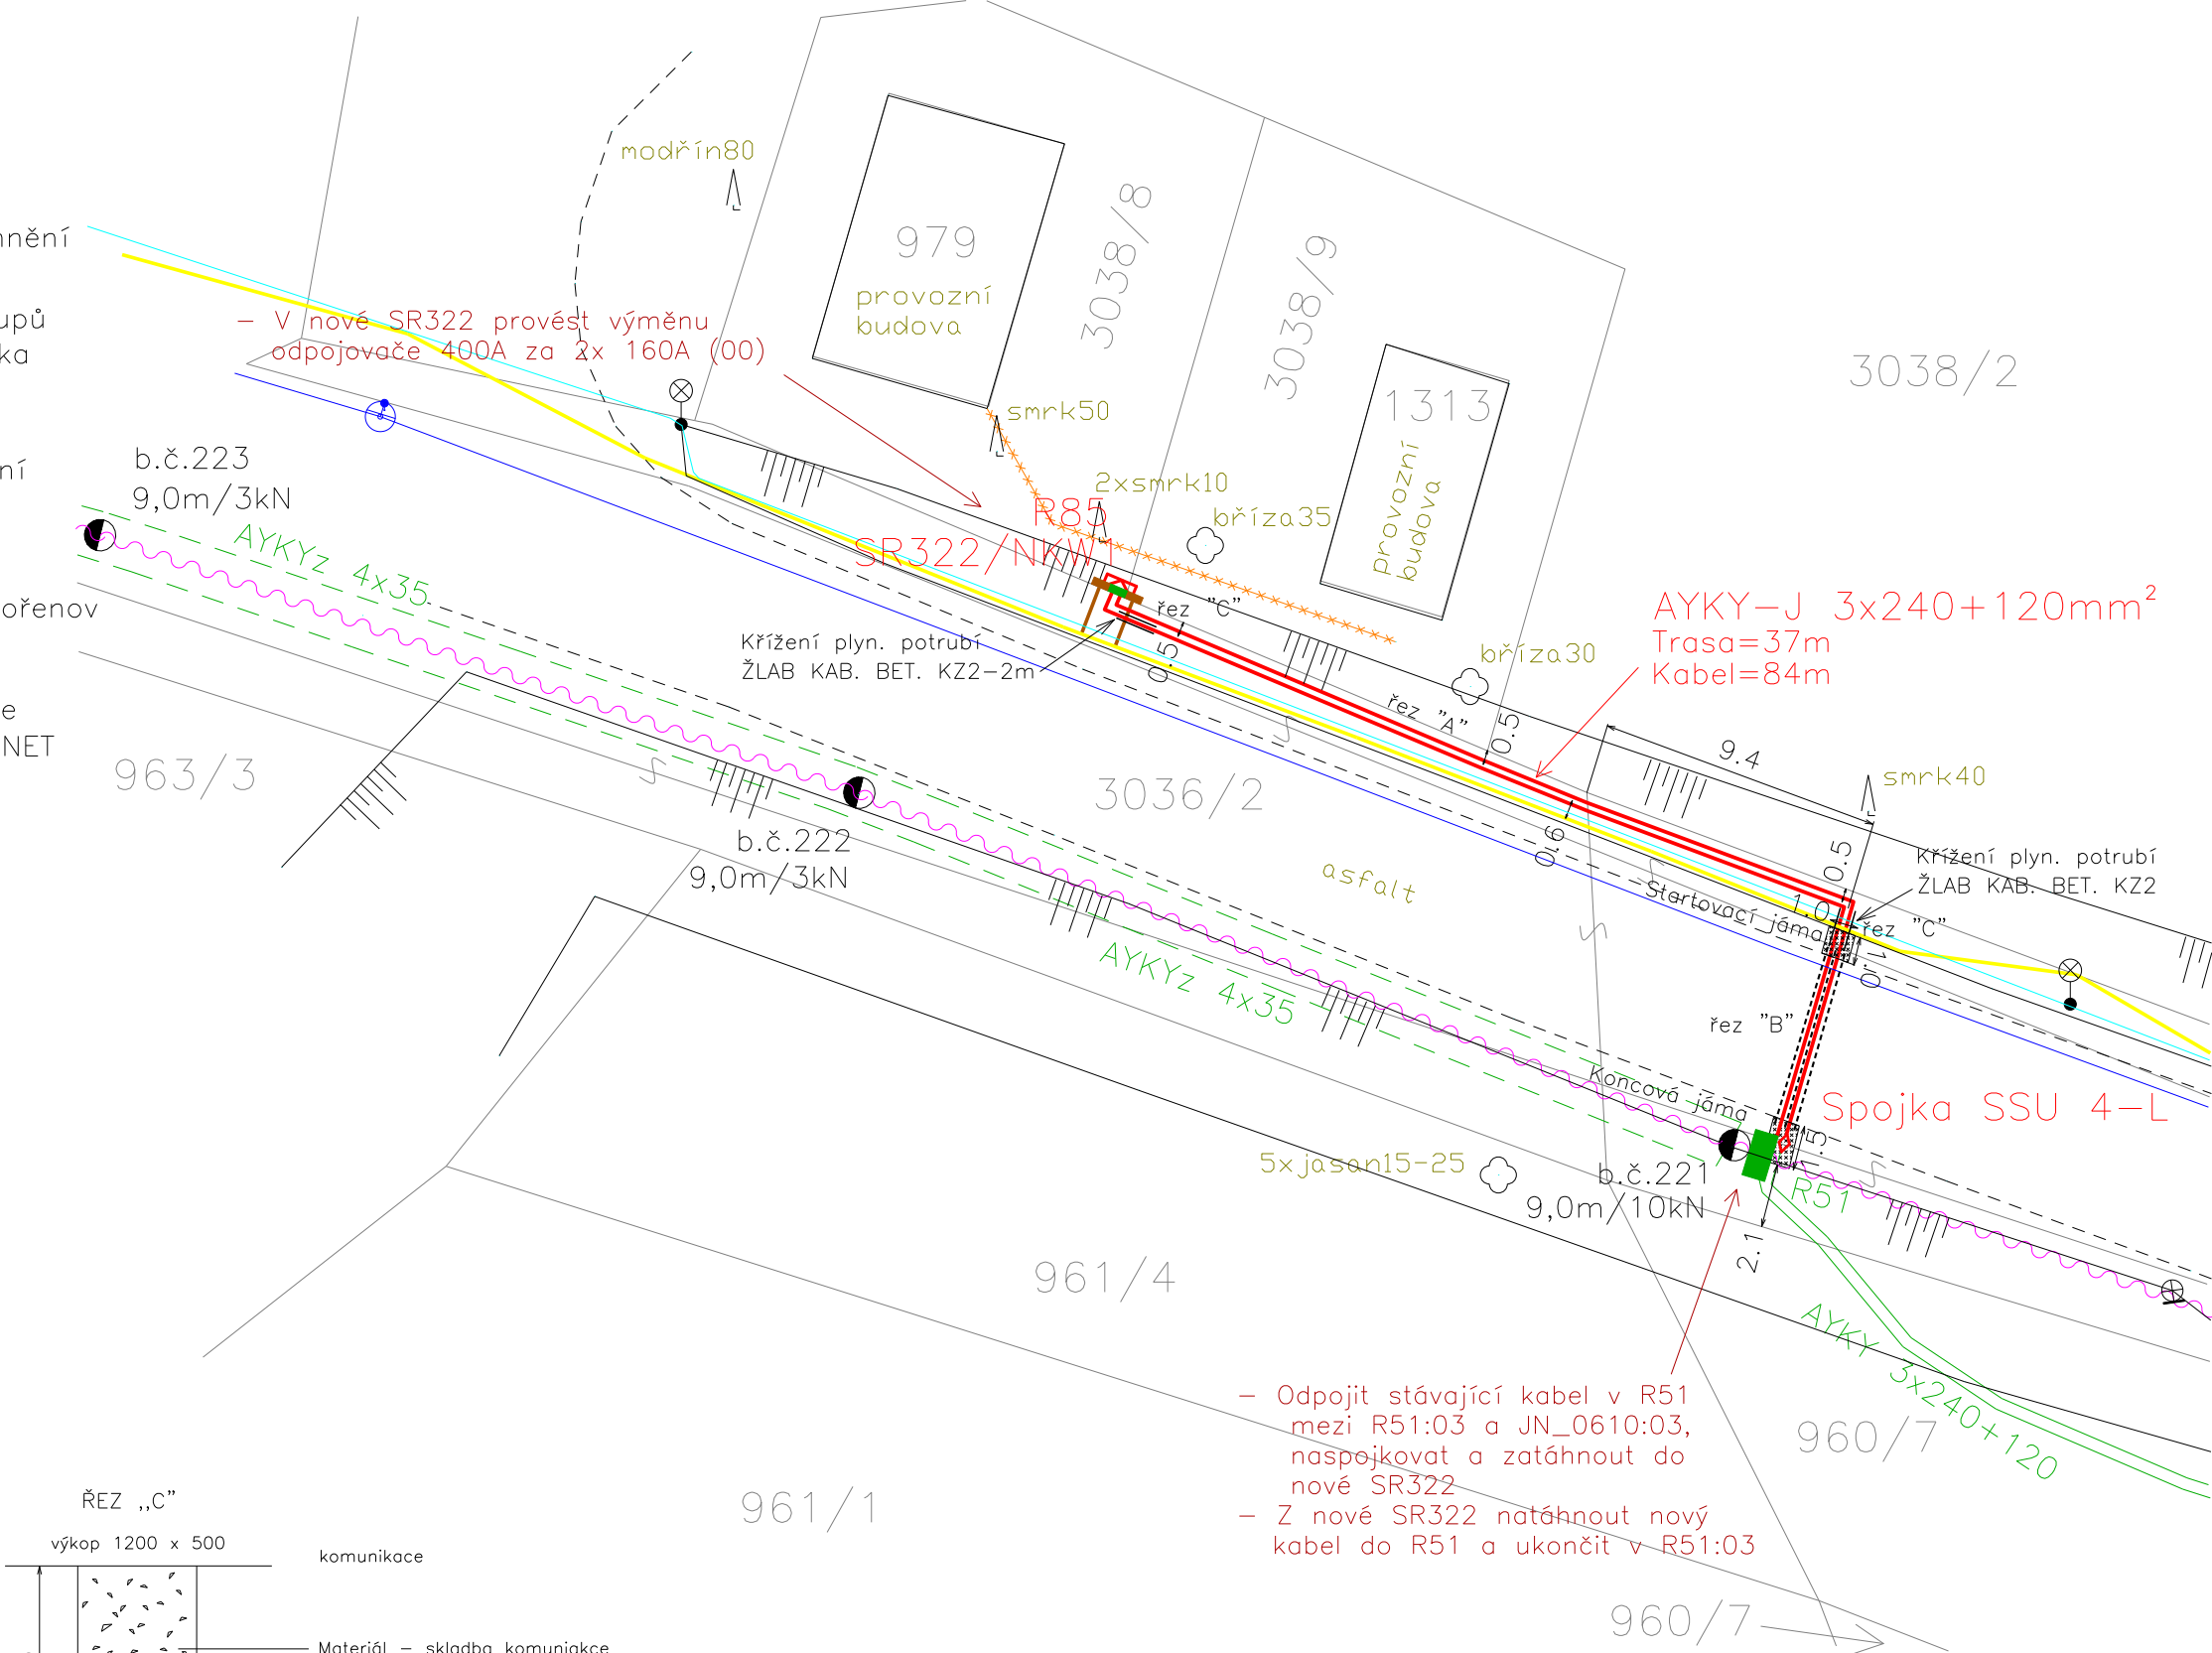
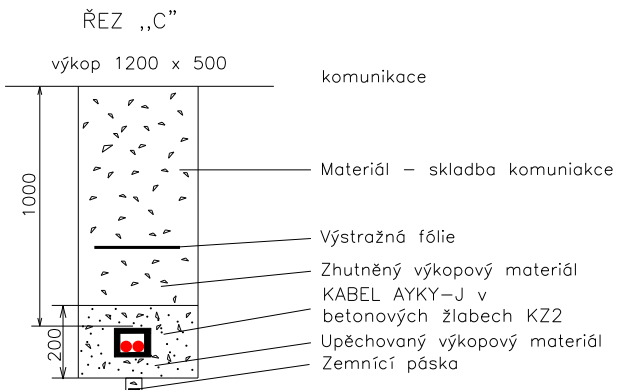


# k.ú.: Polubný

## Legenda:

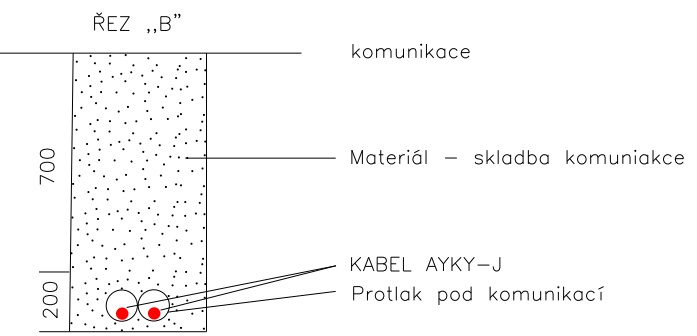

nová přípojková skříň, uzemnění  
 kabelová spojka NN  
 přesné rozměry pilířů a sloupů  
 nová zemní kabelová přípojka  
 stávající zemní vedení NN  
 stávající vrchní vedení NN  
 vrchní vedení telekomunikační sítě  
 plynovod  
 vodovod  
 zemní vedení VO – Obec Kořenov  
 svahování  
 plot – drátěný  
 krajnice – hrana komunikace  
 plánované pilíře HUP – GASNET

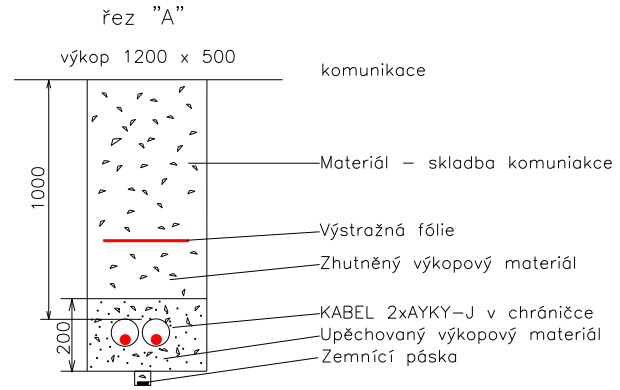

- Odpojit stávající kabel v R51 mezi R51:03 a JN\_0610:03, naspojovat a zatáhnout do nové SR322
- Z nové SR322 natáhnout nový kabel do R51 a ukončit v R51:03

## INŽENÝRSKÉ SÍTĚ

### NUTNO NECHAT SÍTĚ VYTÝČIT SPRÁVCI SÍTÍ !!

#### VYJÁDRĚNÍ SPRÁVCŮ SÍTÍ UVEDENO V DOKLADOVÉ ČÁSTI

Napětová soustava NN: 3 PEN,50Hz 400/230V – TN-C  
 Jmenovité proudové zatížení: dle ČSN 33 2000-5-523  
 Prostředí dle ČSN 33 2000-4-41 a PNE 33 0000-1 nebezpečně  
 Ochrana před nebezpečným dotykem: dle PNE 33 0000-1  
 - živých částí: polohou, zábranou, kryty, dvojitou izolací  
 - neživých částí: samočinným odpojením od zdroje použitím nadproudových ochranných přístrojů v síti TN automatickým odpojením  
 - ochrana před přepětím: dle ČSN 33 3060, 38 0810, 33 3301

Ochranné pásmo podzemních vedení elektrizační soustavy do 110 kV včetně a vedení řídicí, měřicí a zabezpečovací techniky je stanoveno v §46, odst. (5), Zák. č. 458/2000 Sb. a činí 1 metr po obou stranách krajního kabelu kabelové trasy

		Vypracoval: Martínek Tomáš Odpovědný projektant: KRÝCHA Jakub	IČ: 27268632 TEL. 725 437 719	
KRAJ: LIBERECKÝ	INVESTOR: ČEZ Distribuce, a.s.	Číslo zakázky	proj.č.0182-21	
S.Ú.: Desná	Teplická 874/8, 405 02 Děčín 4	Datum	17.11.2021	
<b>JN-Kořenov, č.parc. 3038/8-kNN smyčka</b>		Stupeň		
		Č. ČEZ	IV-12-4021965	
Situace stavby – nové OM		MĚŘÍTKO 1:250 (A3)	VÝKRES Č. SO - 01	